



VISTA FRONTAL
ESCALA 1:50

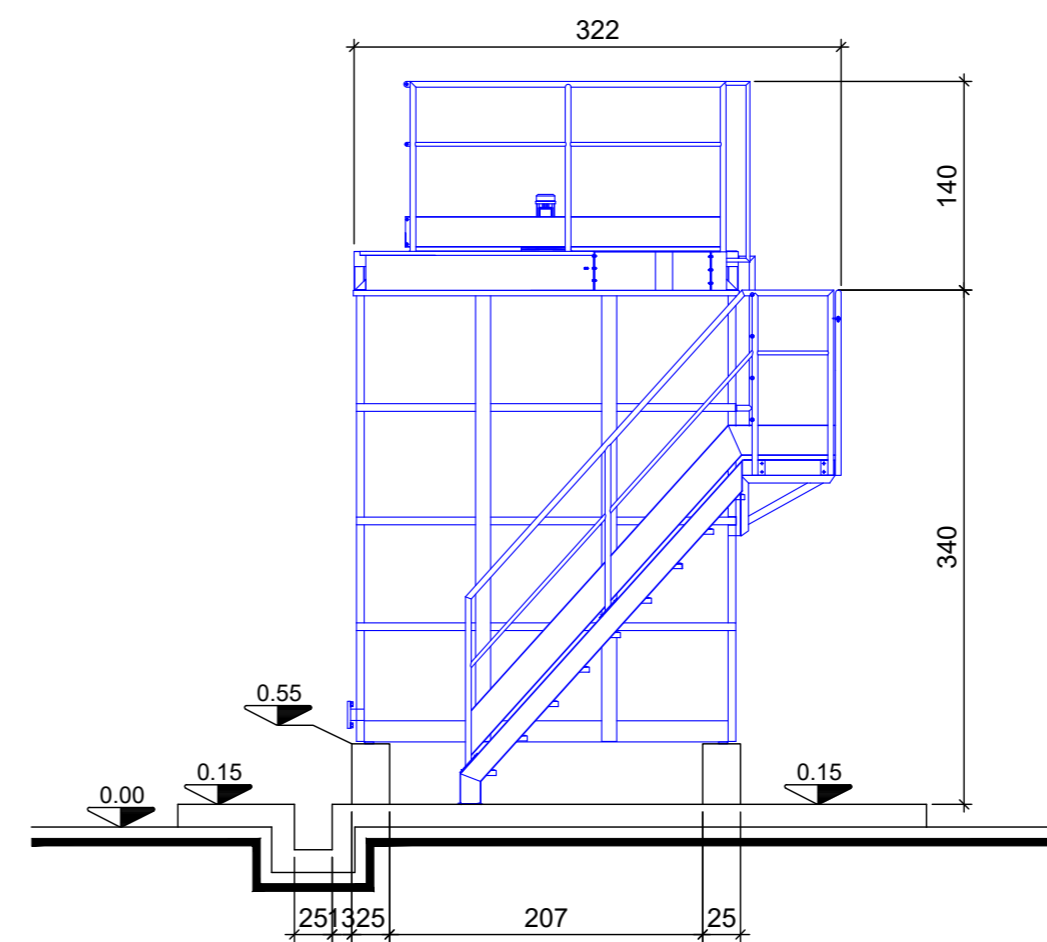


VISTA LATERAL
ESCALA 1:50

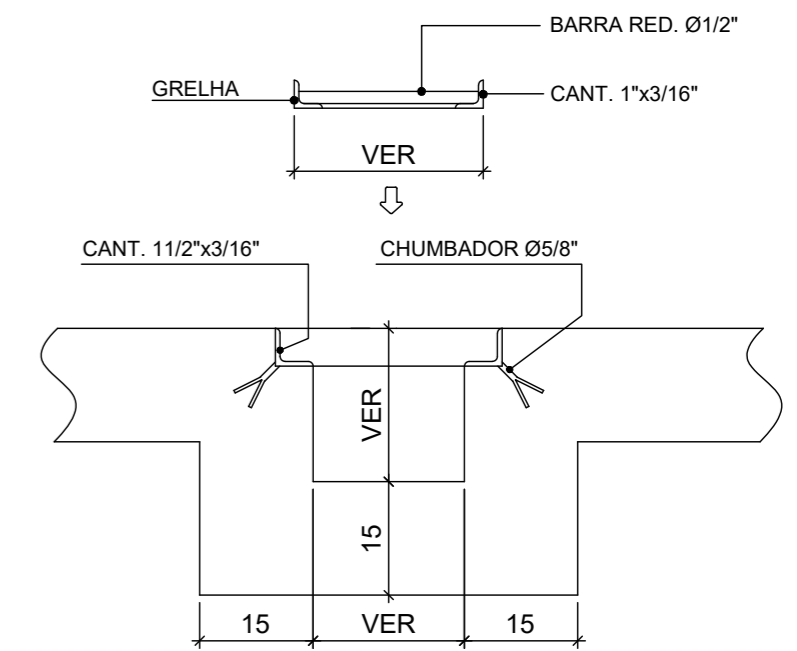


DETALHE TÍPICO DA CANALETA
SEM ESCALA

LEGENDA


- ① CHEGADA DE ÁGUA BRUTA
- ② DRENO DO FLOCULADOR
- ③ DESCARTE DE LODO DO DECANTADOR
- ④ SAÍDA DE RETROLAVAGEM
- ⑤ SAÍDA DE ÁGUA TRATADA E ENTRADA DE RETROLAVAGEM
- ⑥ DRENO DO FILTRO DE AREIA
- ⑦ ENTRADA DE AR COMPRIMIDO PARA O FILTRO

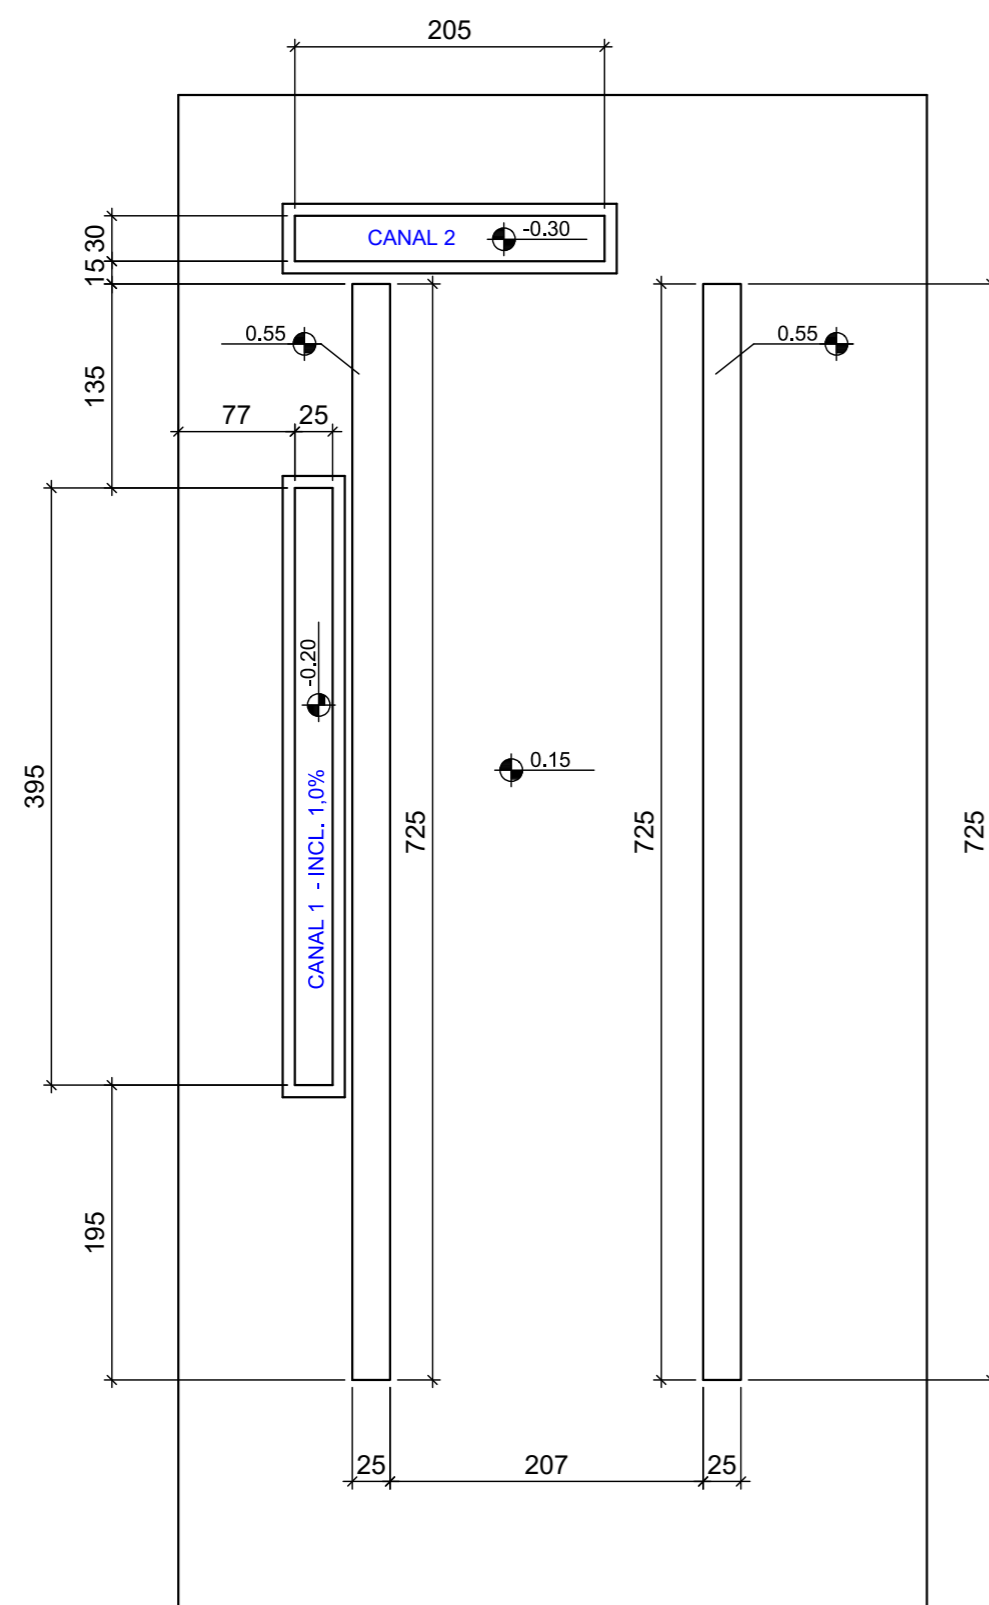

PLANTA DE BASES
ESCALA 1:50

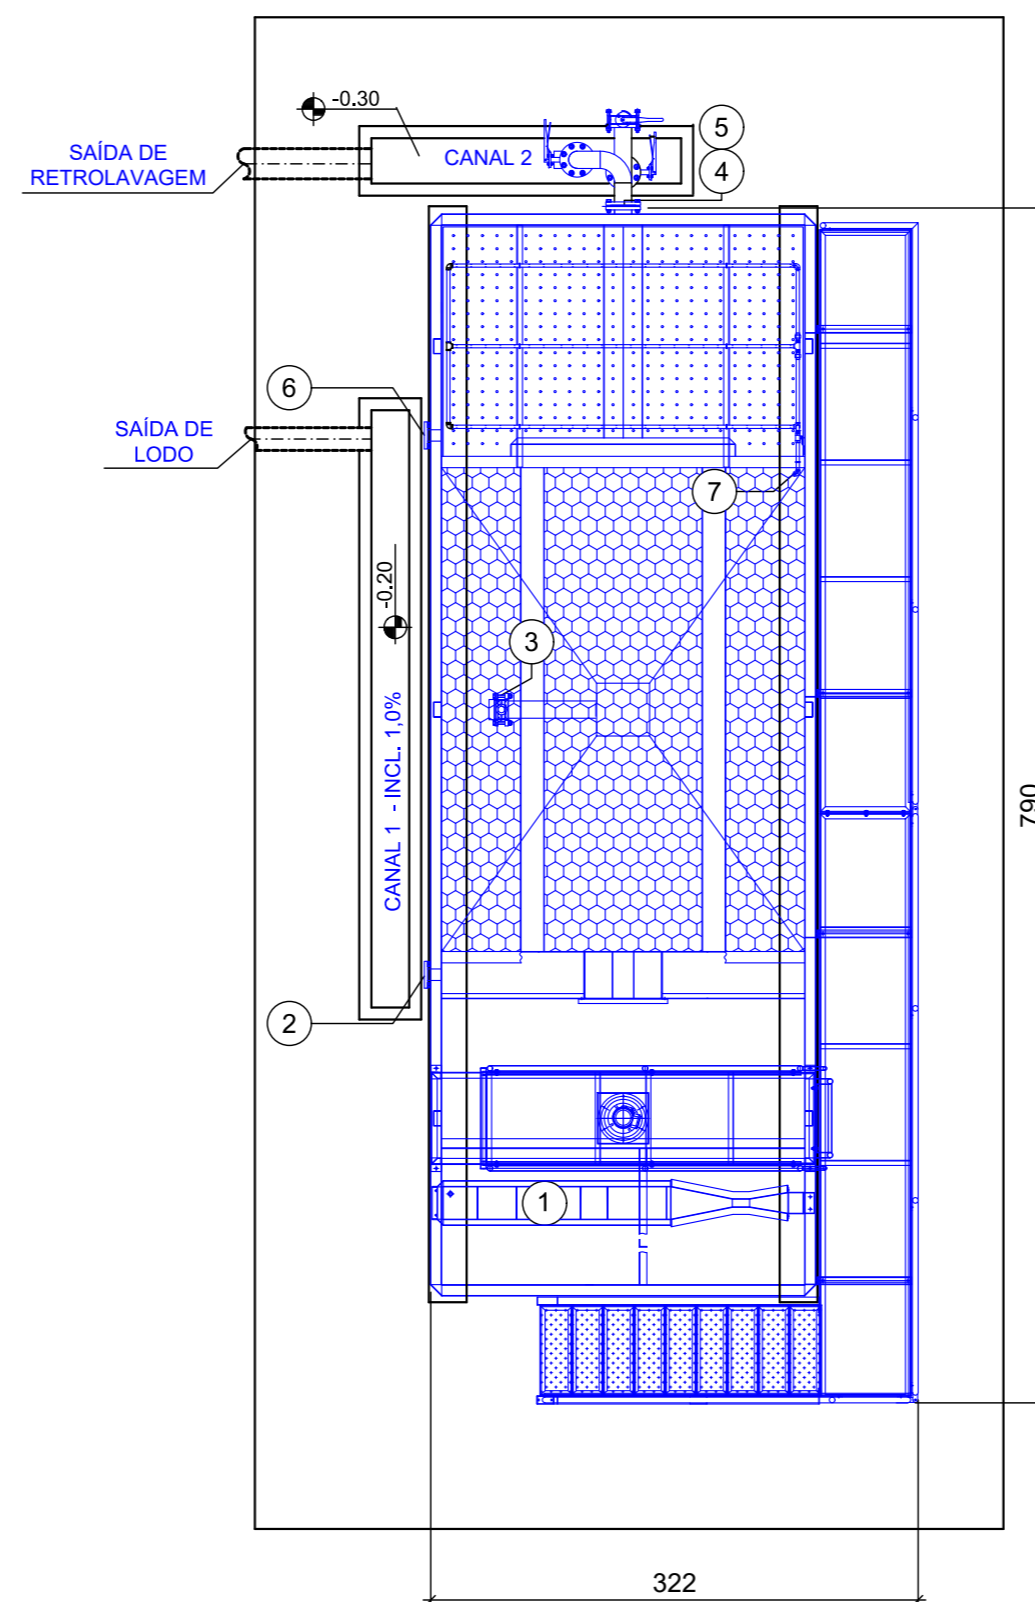


PLANTA BAIXA
ESCALA 1:50

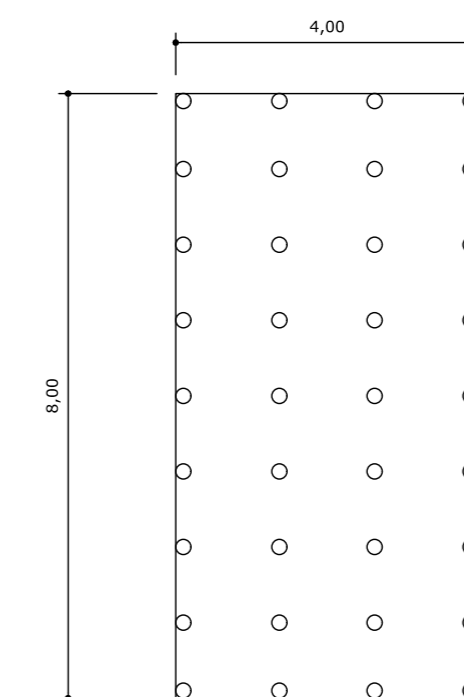

PLANTA BAIXA

EXECUÇÃO DA BASE ESCALA 1/100

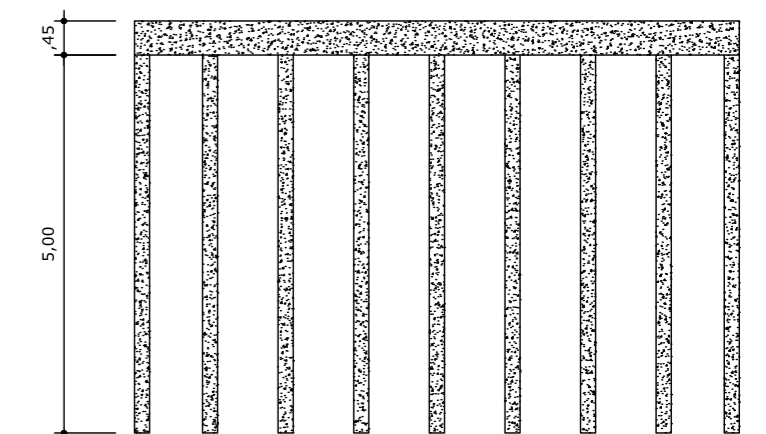

CORTE LONGITUDINAL

OBS: - MEDIDAS EM CENTÍMETROS.
- NÍVEIS EM METROS.

PROJETO DE ETA 30 m ³ /h (30.000 L/h, 8,3 l/s)		PROPRIETÁRIO PREFEITURA MUNICIPAL DE MARMELÓPOLIS	
OBRA ESTAÇÃO COMPACTA ABERTA DE TRATAMENTO DE ÁGUA		LOCAL RUA -MG	
CONTEÚDO PLANTAS E CORTES	DATA MAIO DE 2022	FOLHA 1/1	CÓDIGO
RESPONSÁVEL TÉCNICO ENG. CIVIL ANA PAULA MOTA ALVES CREA-SP 5062224000		REVISÃO ZERO	

